



平成 29 年 2 月 3 日 議会全員協議会資料

十和田市新庁舎建設事業 平面図及びパース図

資料 1	外構平面図（配置図）
資料 2-1	1 階平面図
資料 2-2	2 階平面図
資料 2-3	3 階平面図
資料 2-4	4 階平面図
資料 3-1	新庁舎俯瞰図
資料 3-2	外観パース図
資料 3-3	内観パース図

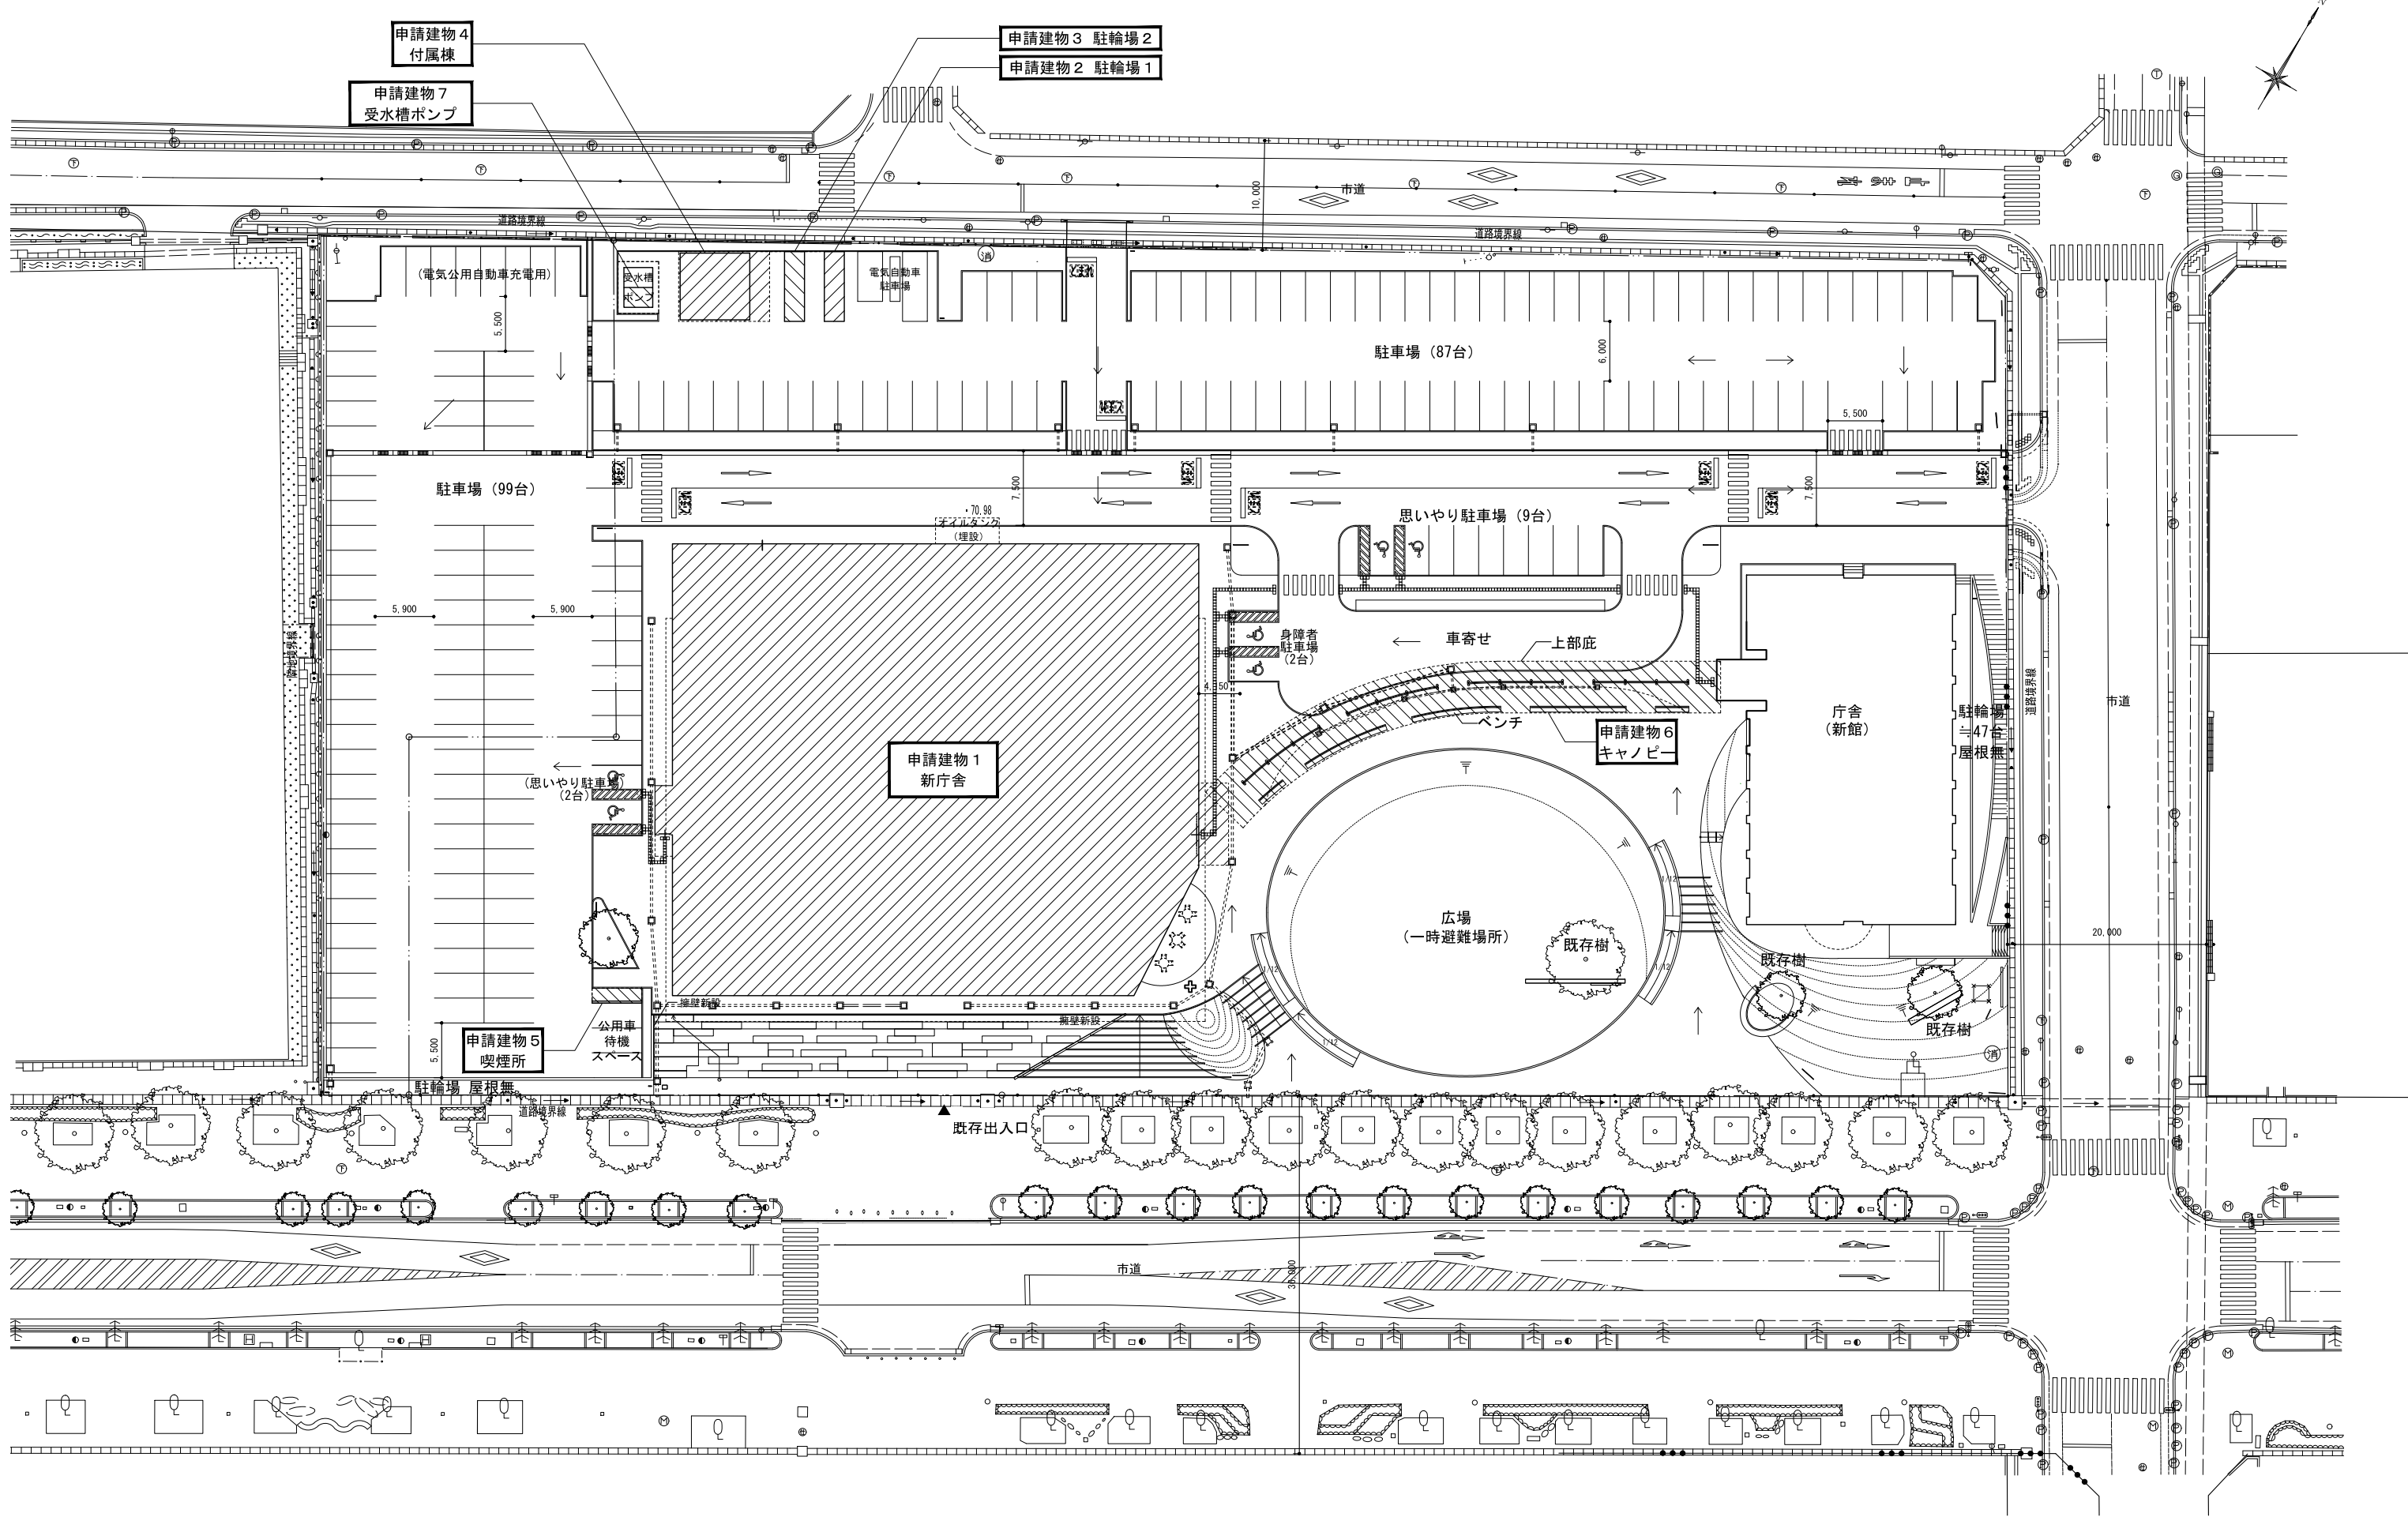

 <p>株式会社 山下設計 YAMASHITA SEKKEI INC. ARCHITECTS, ENGINEERS & CONSULTANTS</p>	資格/番号 代表設計者 一級建築士 第199532号 飯田 太郎	捺印 原図 渡邊 杉浦 '16.12.19 '17.02.20	検図 杉浦 太郎 '17.02.20	訂正	特記	図面内容 配置図	図面番号 1009
	担当設計者 一級建築士 第271562号 下村 龍治	一級建築士 第333185号 谷口 太郎	十和田市庁舎新館改修建築工事		縮尺 A1:1/300 A3:1/600	区分 建築意匠図	

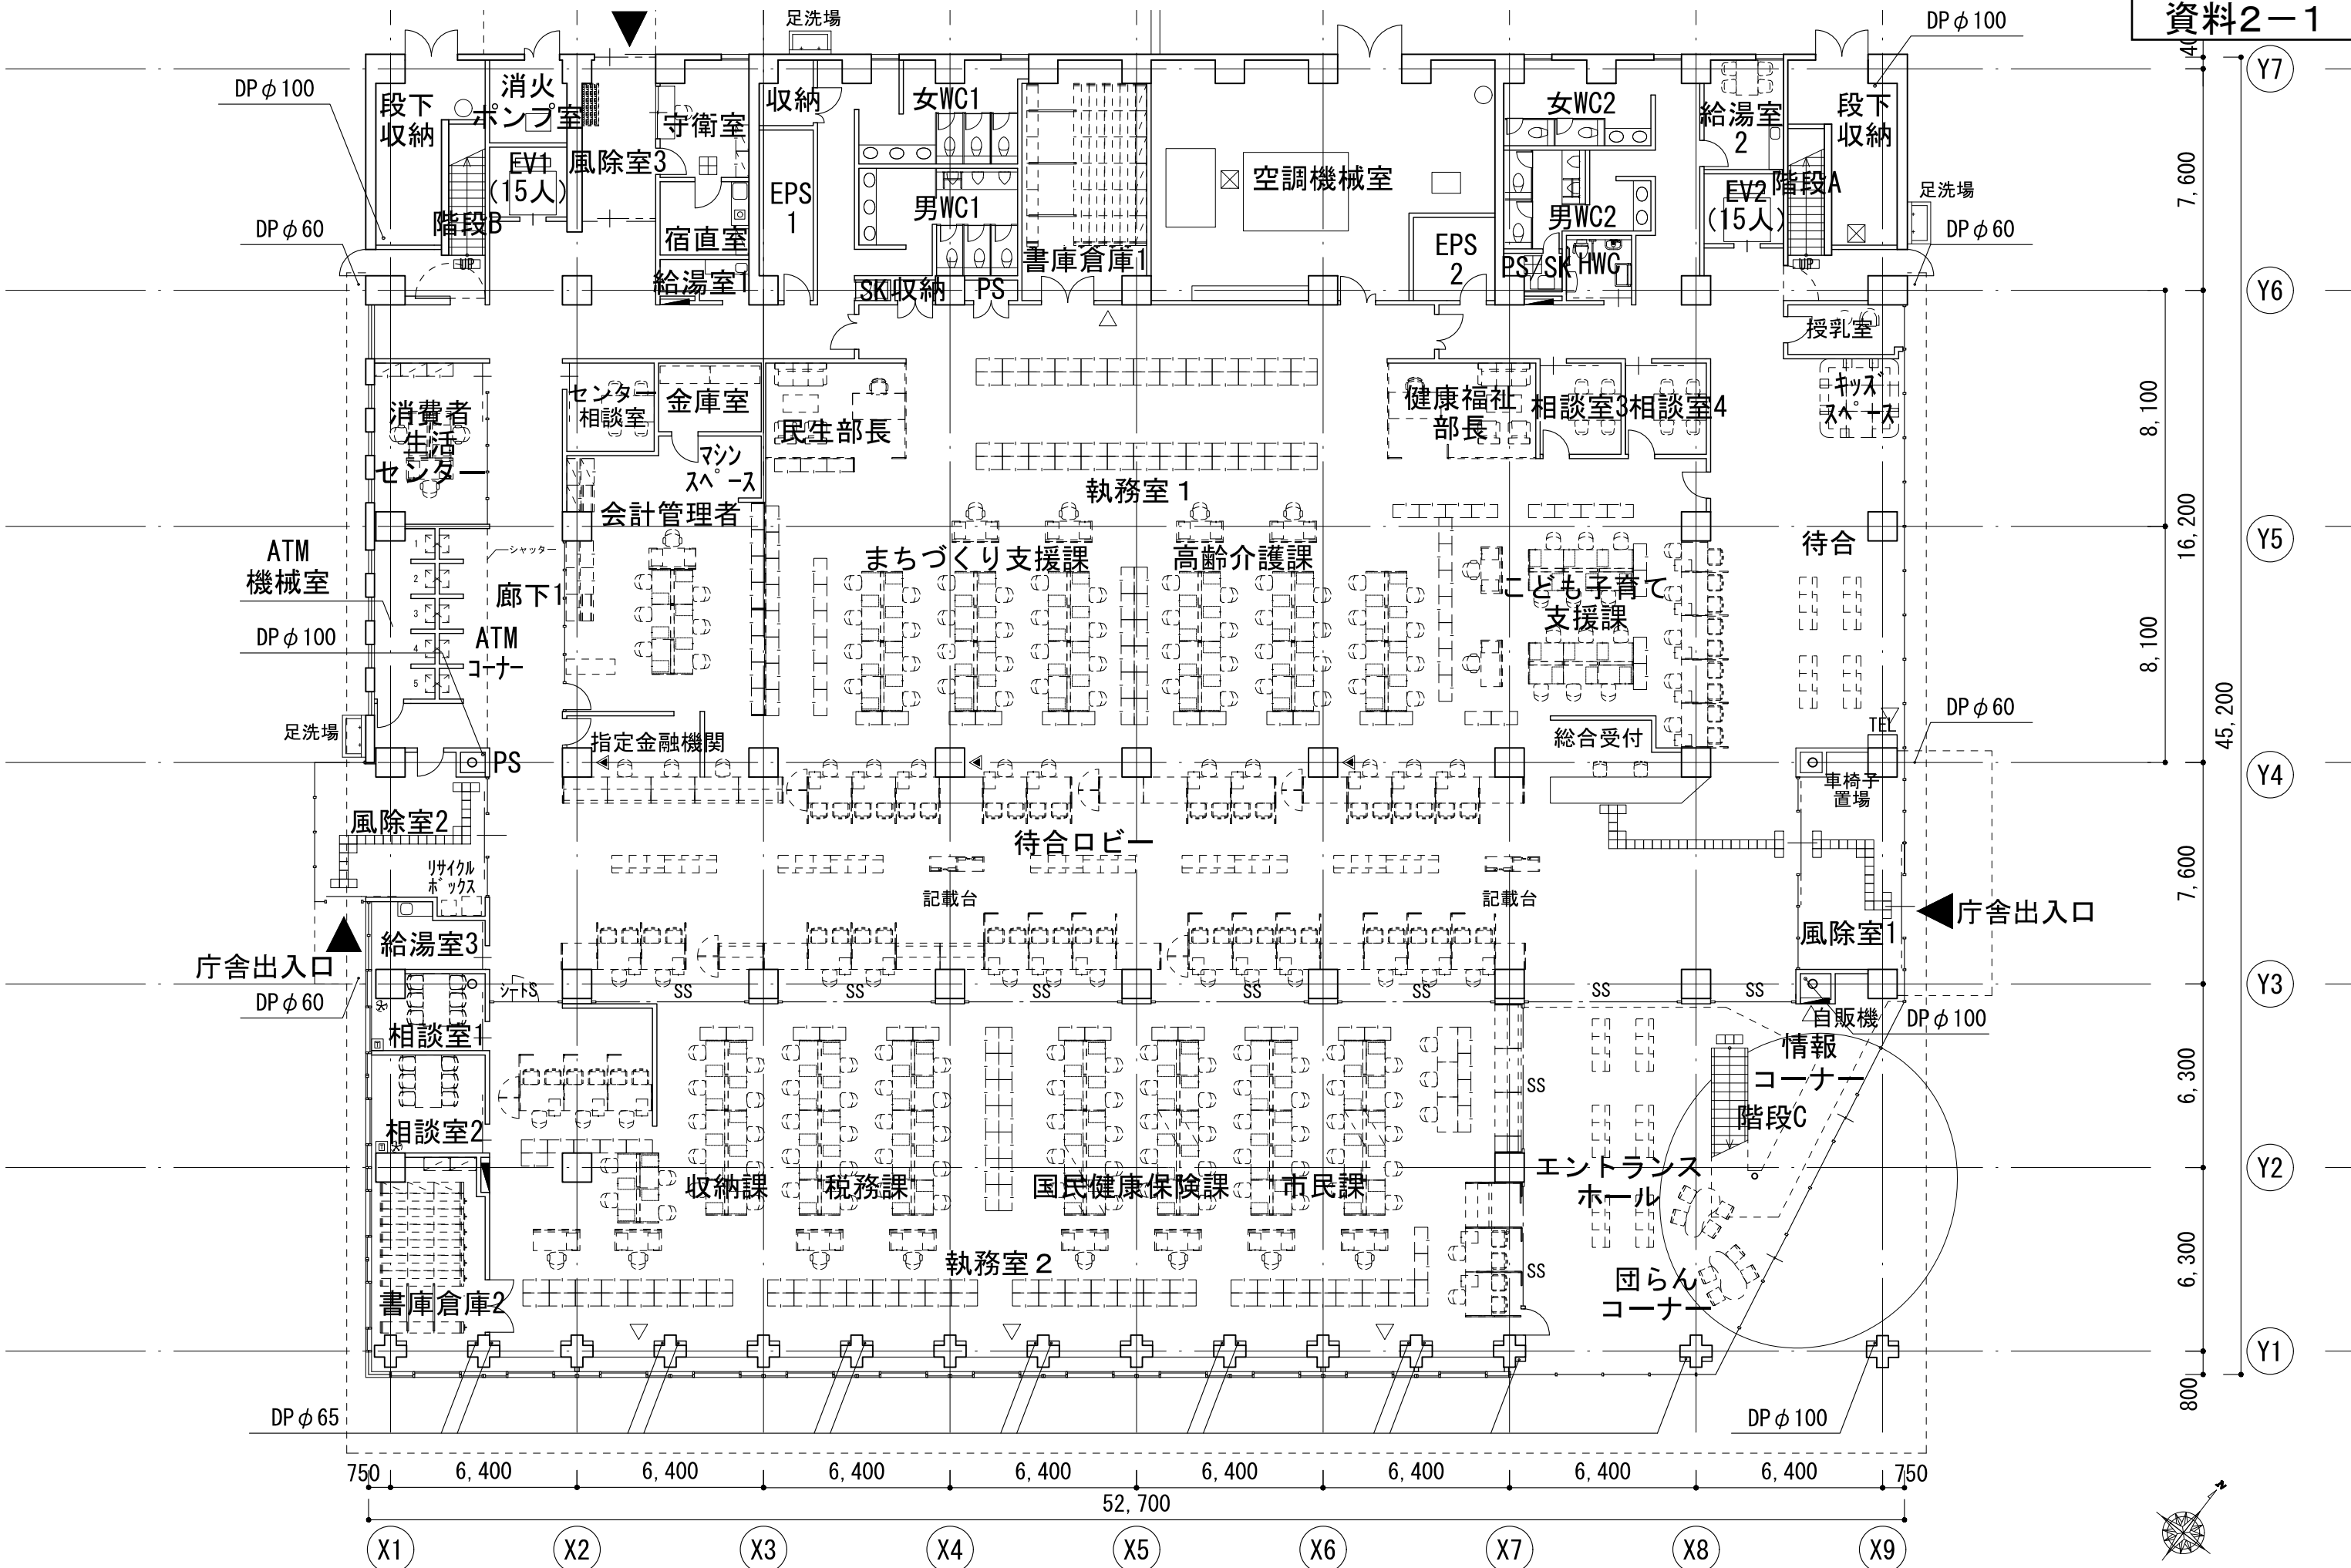


資格/番号	記名	捺印	製図	検印	訂正
一級建築士 第199532号	飯田 太郎		渡邊 杉浦		
一級建築士 第271562号	下村 龍治		一級建築士 第333105号	谷口 太郎	

特記
凡例 △: 埋込み消火器 ▲: 床置き消火器 ※: 屋内消火栓は、消火器併設型とする (◀)
●: 電気錠 (非常時開放)

十和田市新庁舎建築工事

図面内容	1階平面図
縮尺	A1:1/100 A3:1/200

図面番号	0000
区分	建築意匠図

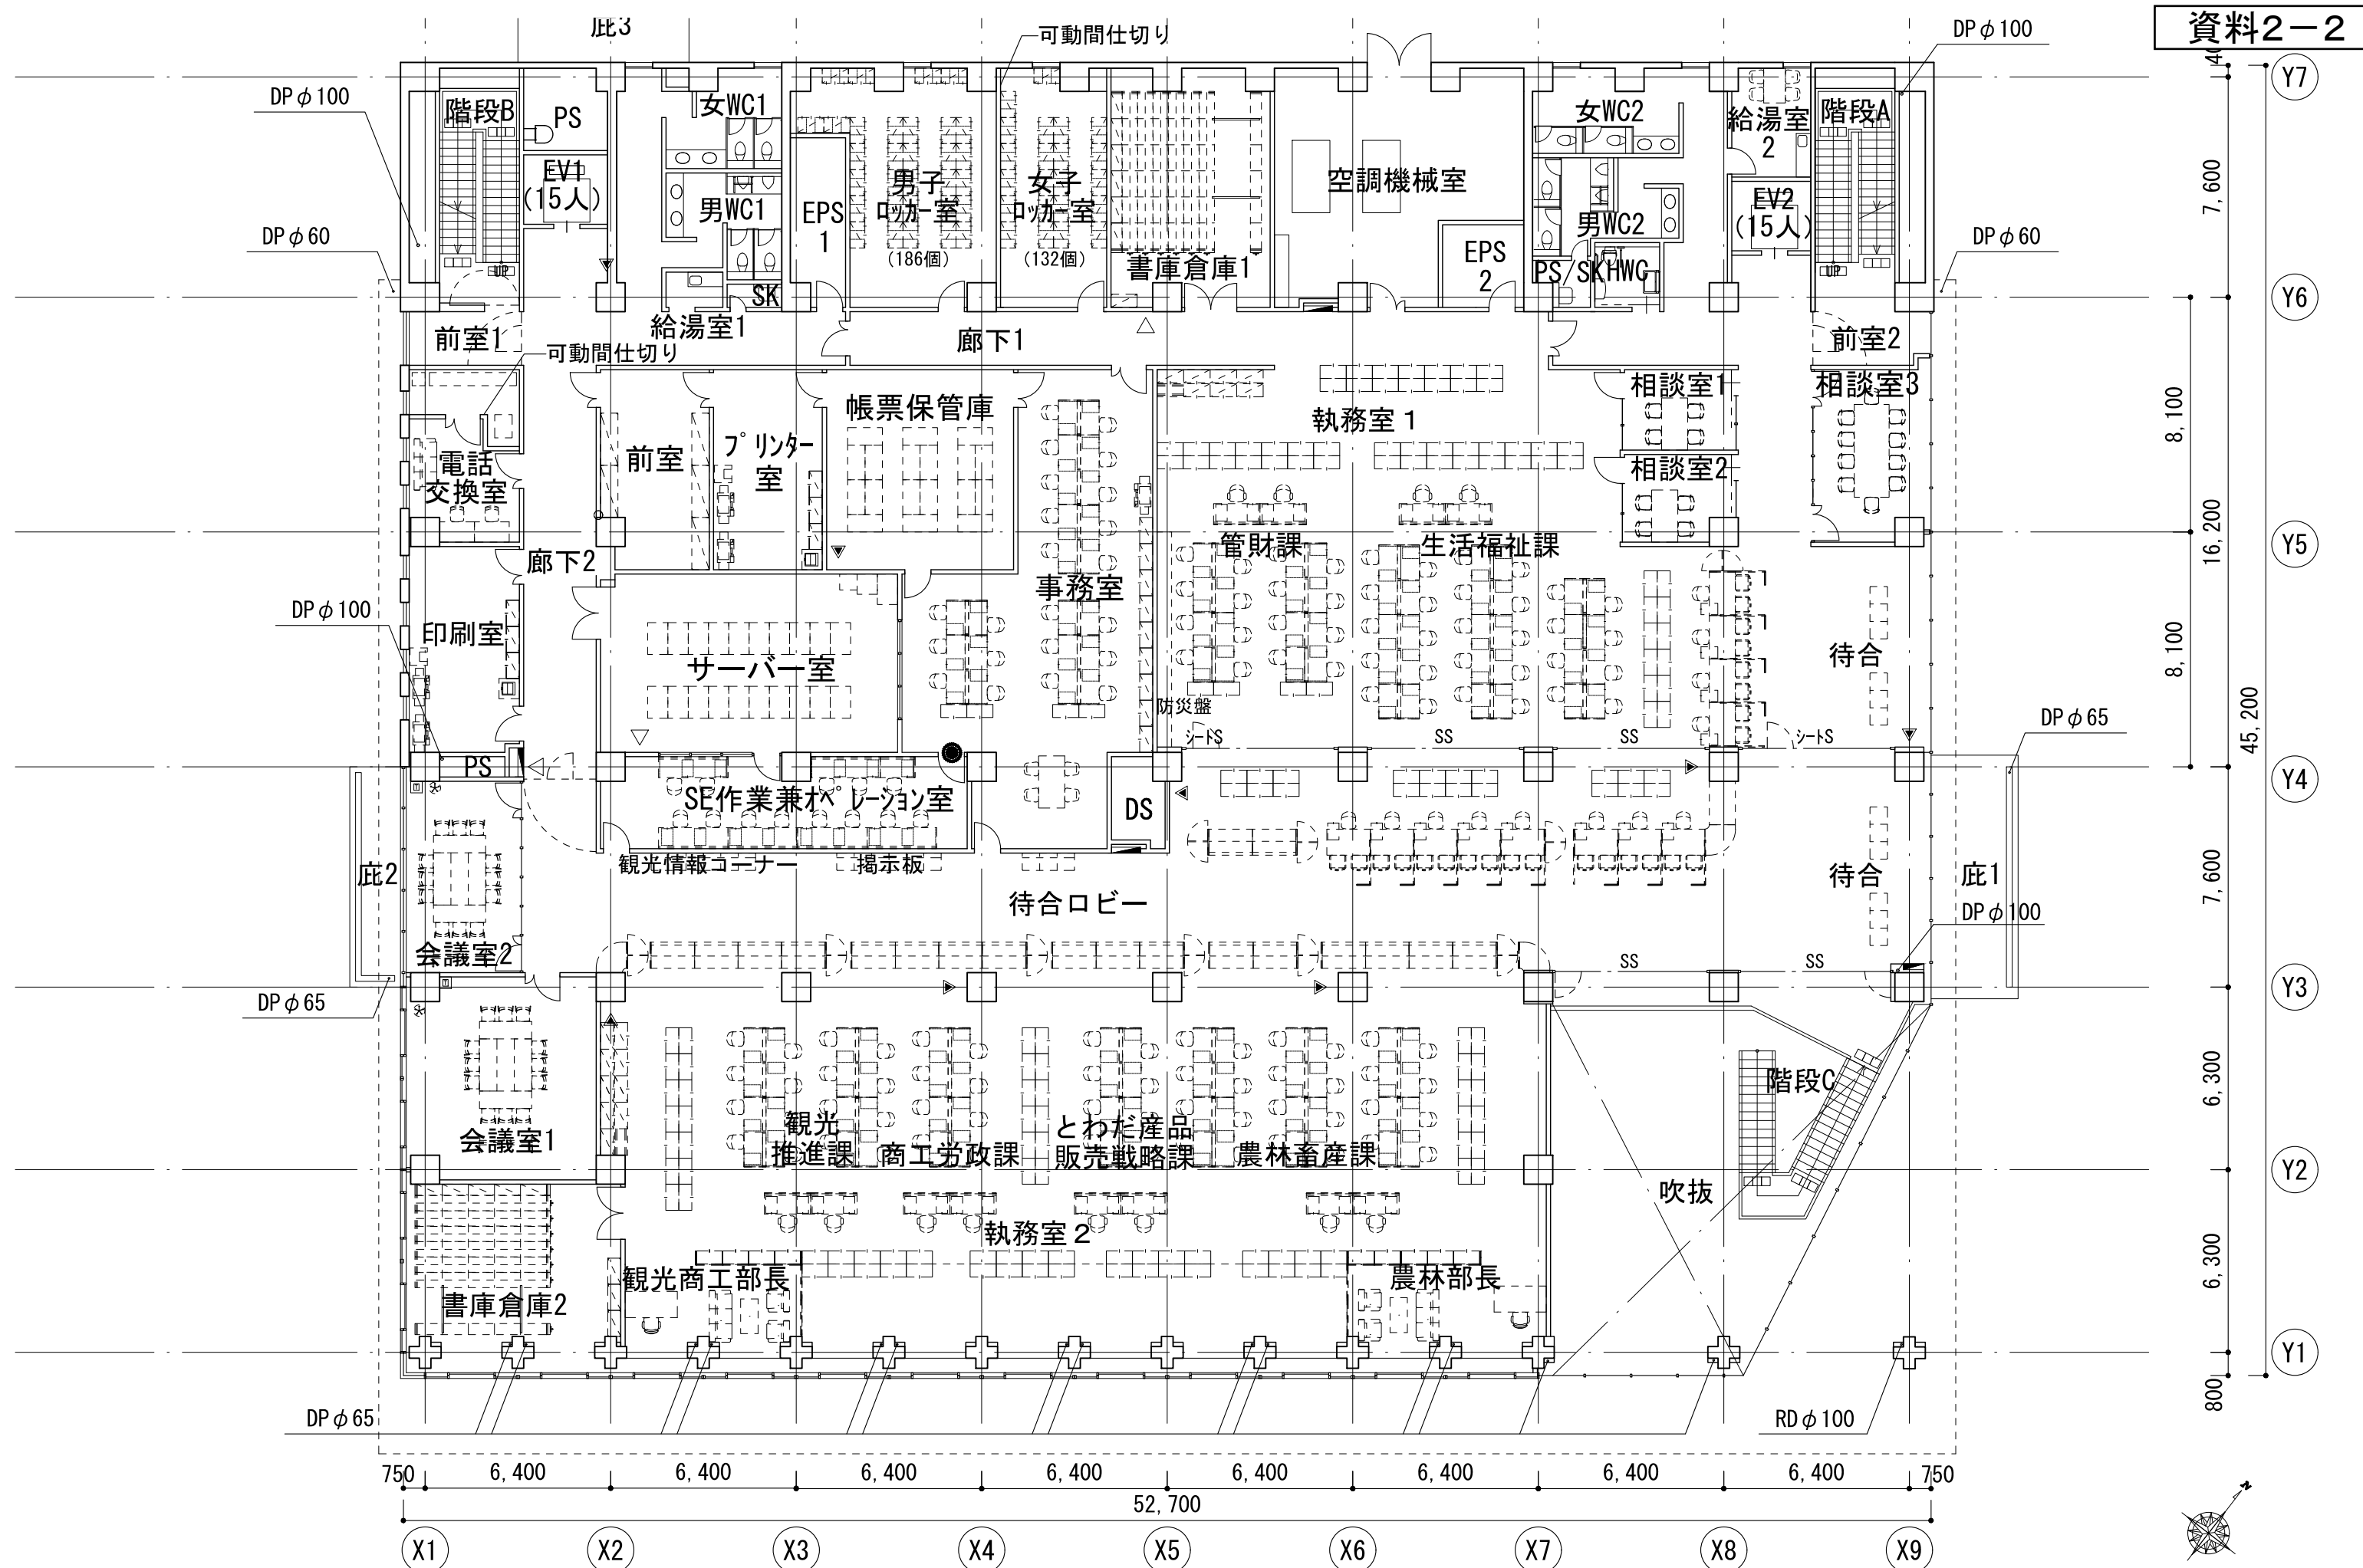


資格/番号	記名	捺印	製図	検印	訂正
一級建築士 第199532号	飯田 太郎		渡邊 16.12.19	杉浦 17.02.20	
担当 設計者	一級建築士 第271562号	下村 龍治	一級建築士 第333105号	谷口 太郎	

特記	凡例
	△: 埋込み消火器
	▲: 床置き消火器
	※: 屋内消火栓は、消火器併設型とする (◀)
	●: 電気錠 (非常時開放)

十和田市新庁舎建築工事

図面内容	2階平面図
縮尺	A1:1/100 A3:1/200

図面番号	0000
区分	建築意匠図

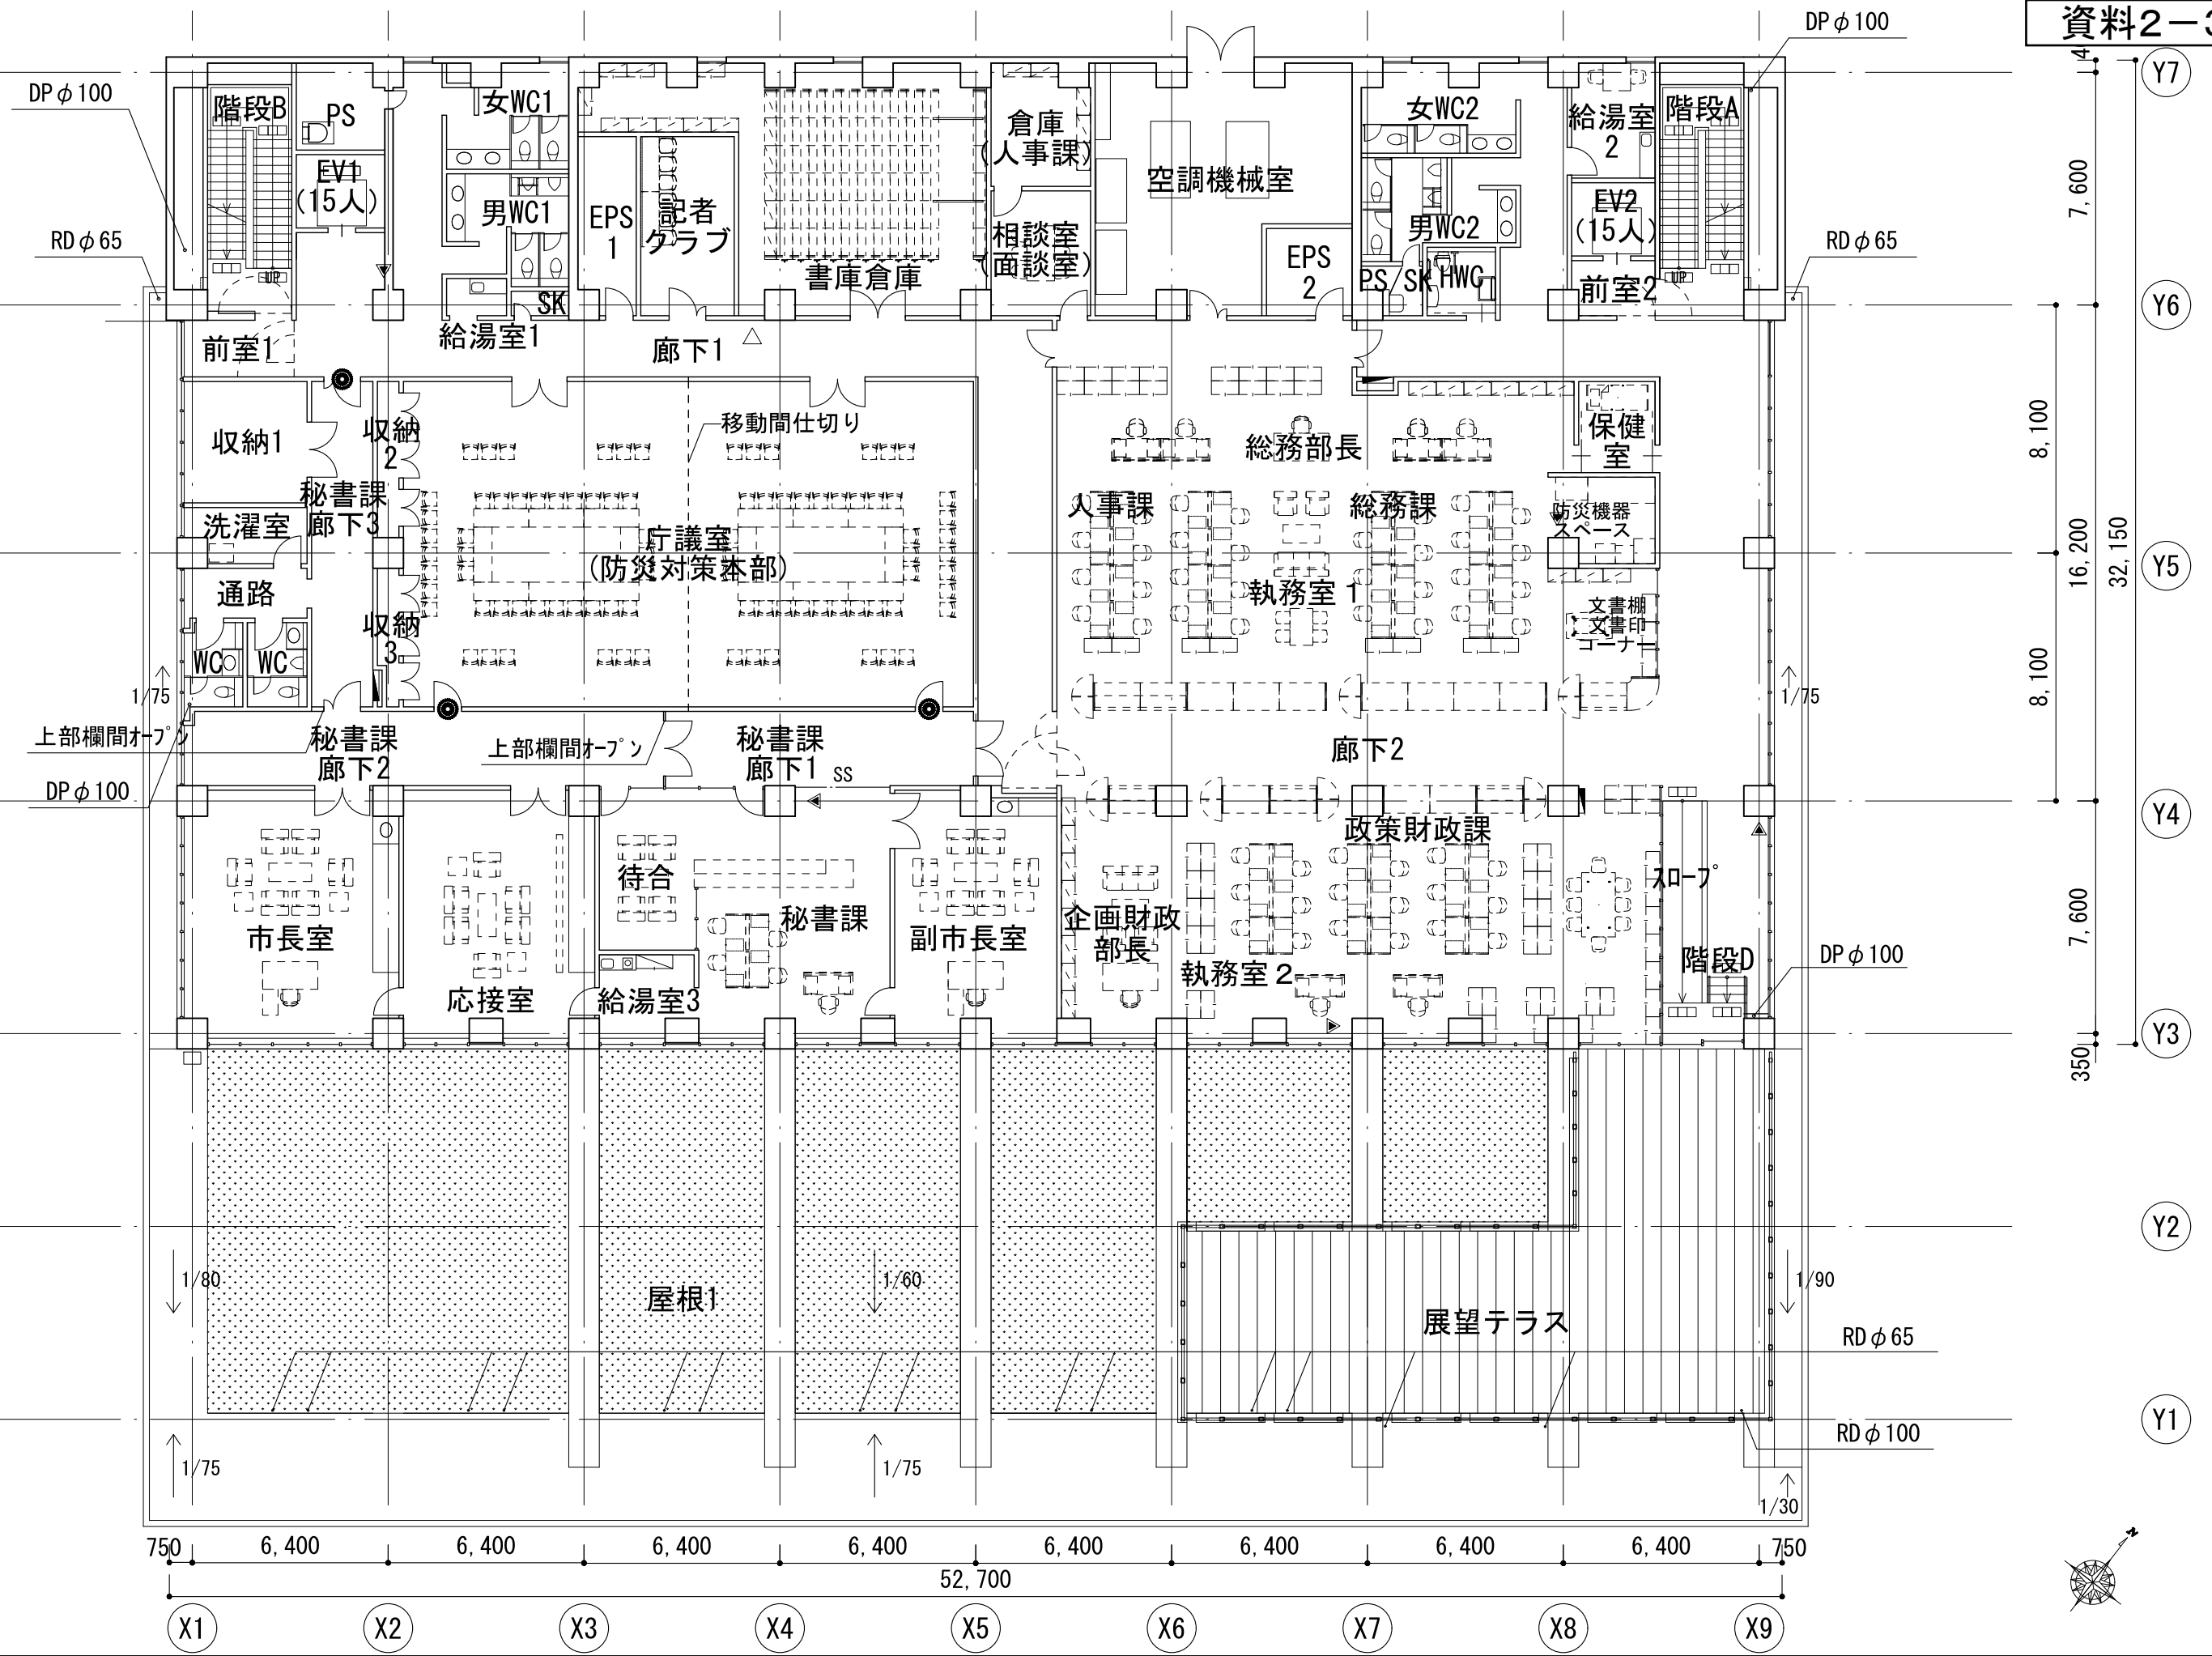



資格/番号	記名	捺印	製図	検印	訂正
一級建築士 第199532号	飯田 太郎		渡邊	杉浦	
一級建築士 第271562号	下村 龍治		一級建築士 第333185号	谷口 太郎	

特記	凡例
△: 埋込み消火器	▲: 床置き消火器
※: 屋内消火栓は、消火器併設型とする (◀)	●: 電気錠 (非常時開放)

十和田市新庁舎建築工事

図面内容	3階平面図	図面番号	0000
縮尺	A1:1/100 A3:1/200	区分	建築意匠図

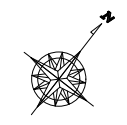

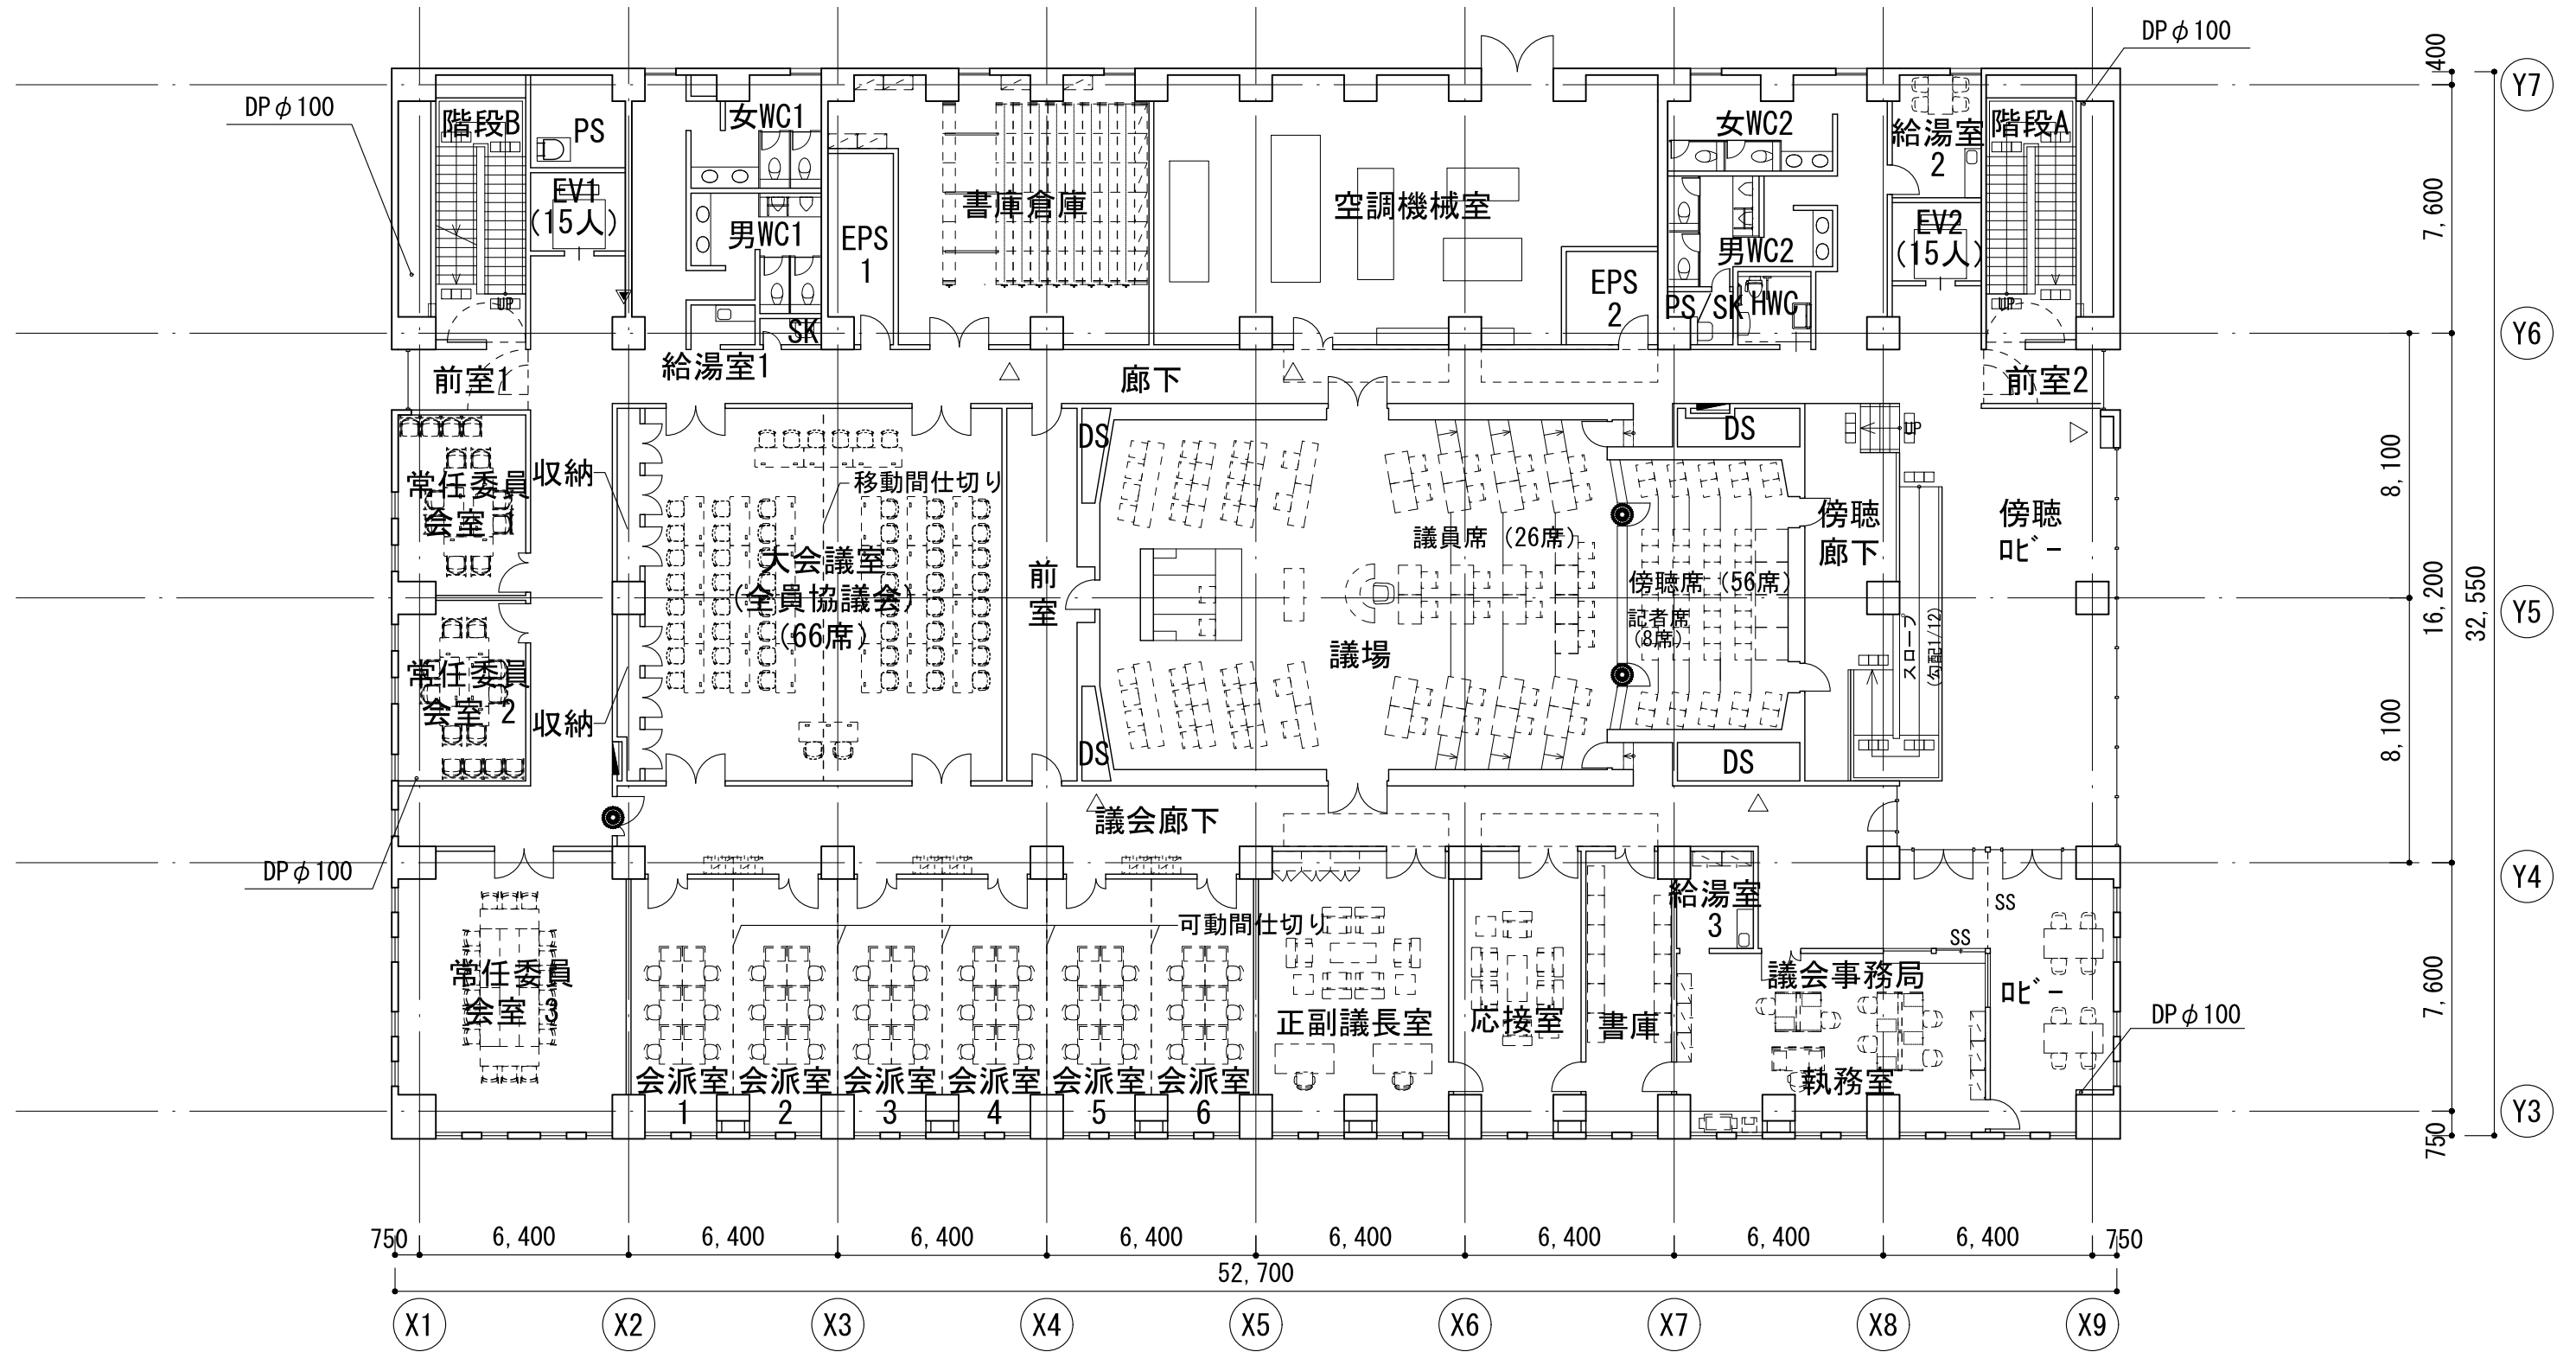



ふかん
新庁舎俯瞰図



アイレベル(南東側から)



アイレベル(南西側から)



アイレベル(東側から)



アイレベル(北側から)



議場内(傍聴者席側から)



1階窓口(東側から)



議場内(理事者席側から)



1階窓口(待合側から)